


仮設道路平面図 S=1:500


鹿児島市川上町地内

【仮設道路 標準断面図】

NO. 8
GN=154.58
FH=157.41

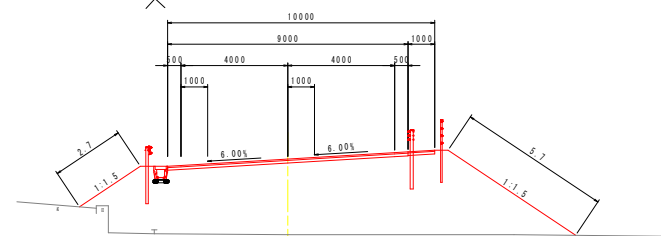

標	X座標
2.954	-41884.280
4.311	-41852.719
7.302	-41833.979
8.754	-41798.084
4.837	-41755.079
4.338	-41726.355
6.236	-41680.602

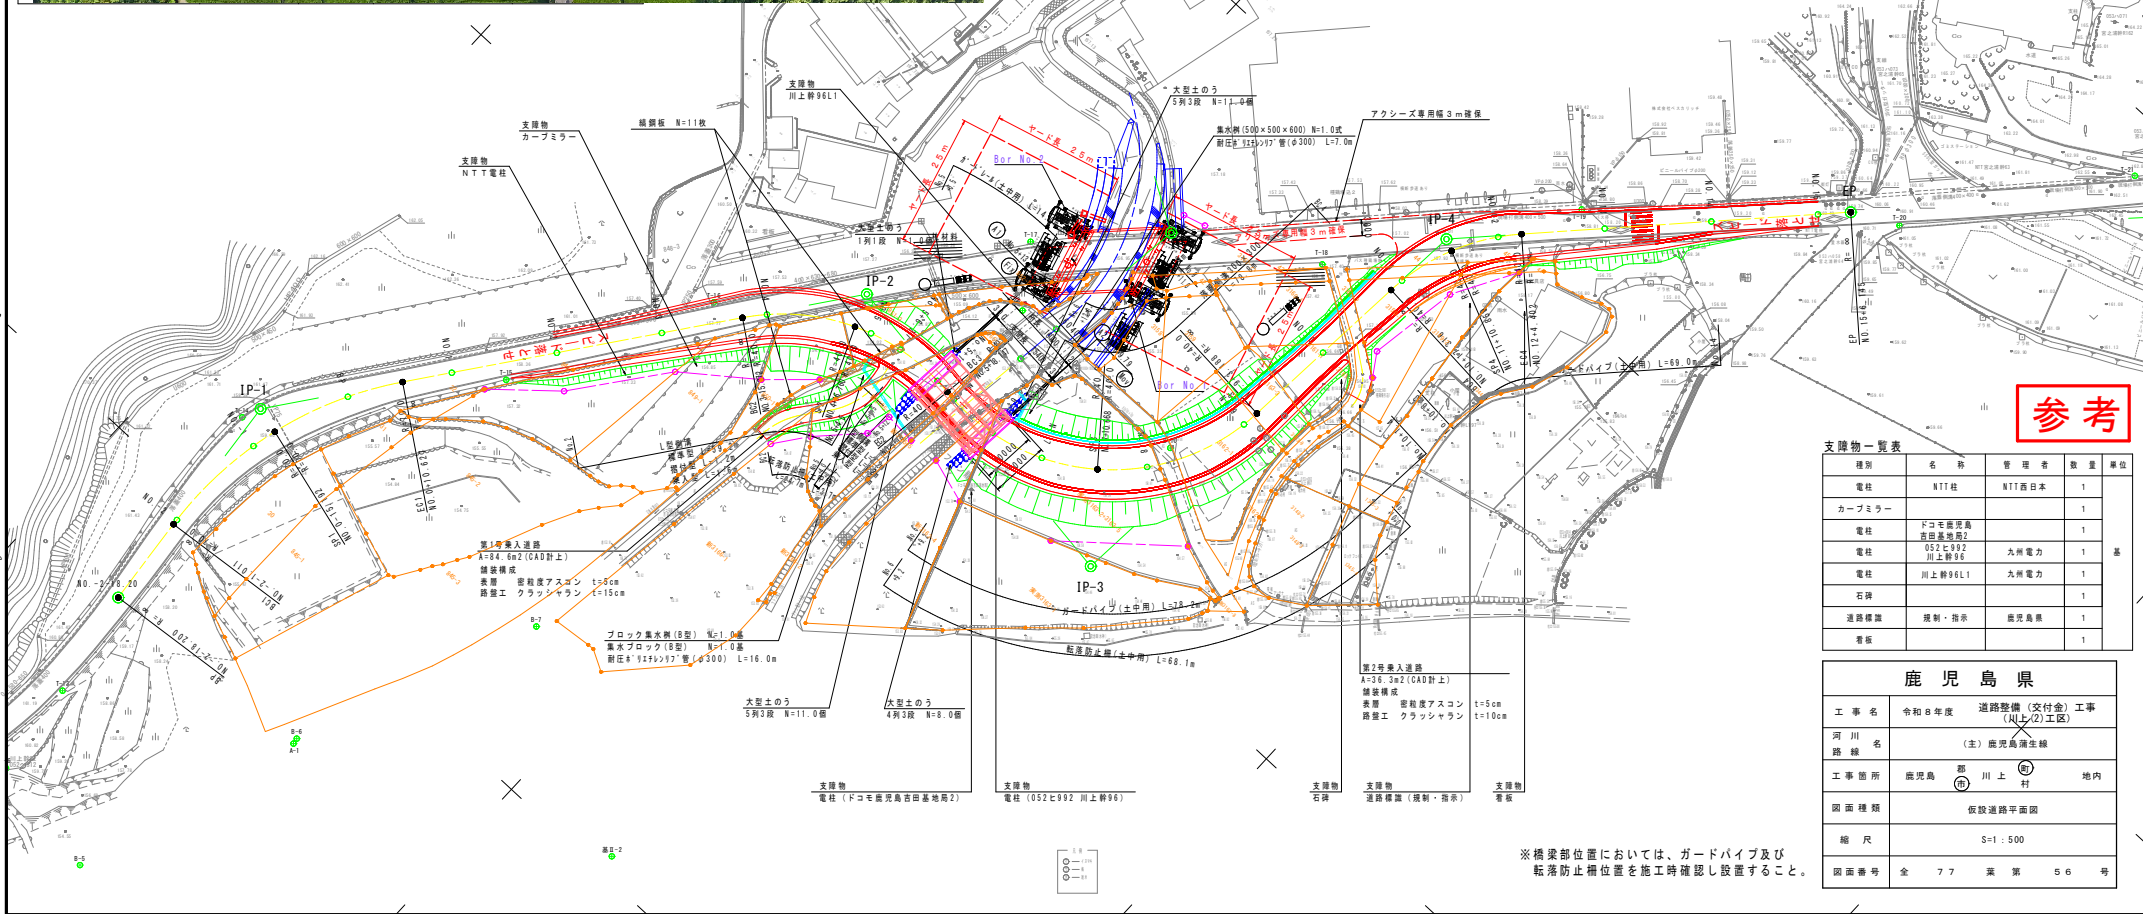

参考

支障物一覧表

種別	名称	管理者	数量	単位
電柱	NTT柱	NTT西日本	1	
カーブミラー			1	
電柱	ドコモ鹿児島市川上町2		1	
電柱	0527992川上町96	九州電力	1	基
電柱	川上町96L1	九州電力	1	
石碑			1	
道路標識	規制・指示	鹿児島県	1	
看板			1	

鹿児島県

工事名	令和8年度 道路整備(交付金)工事 (川上(2)工区)
河川名	(注)鹿児島湾連絡
路線	
工事箇所	鹿児島市川上町 地内
図面種類	仮設道路平面図
縮尺	S=1:500
図面番号	全 77 葉 第 56 号

※橋梁部位置においては、ガードパイプ及び転落防止柵位置を施工時確認し設置すること。